



PLANTA BAIXA

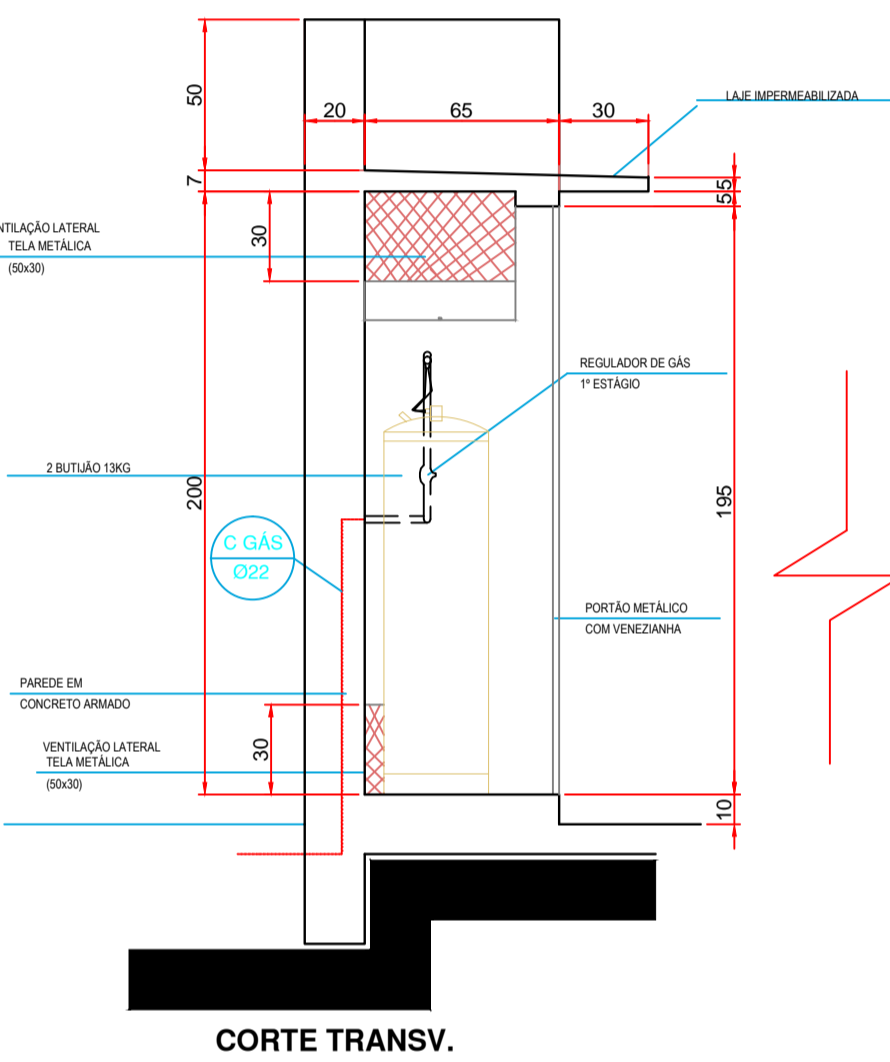

CORTE TRANSV.

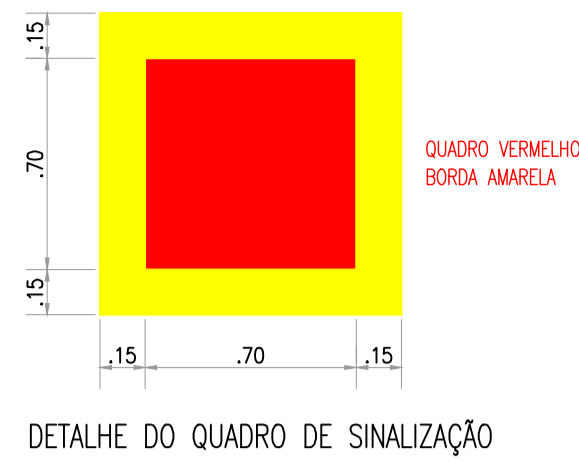

DETALHE DO QUADRO DE SINALIZAÇÃO




DETALHES DAS PLACAS DE ADVERTÊNCIA


TOMADA 110 / 220 volts

LUMINÁRIA DE EMERGÊNCIA BIVOLT


DETALHE - ILUMINAÇÃO DE EMERG. S/ESC.

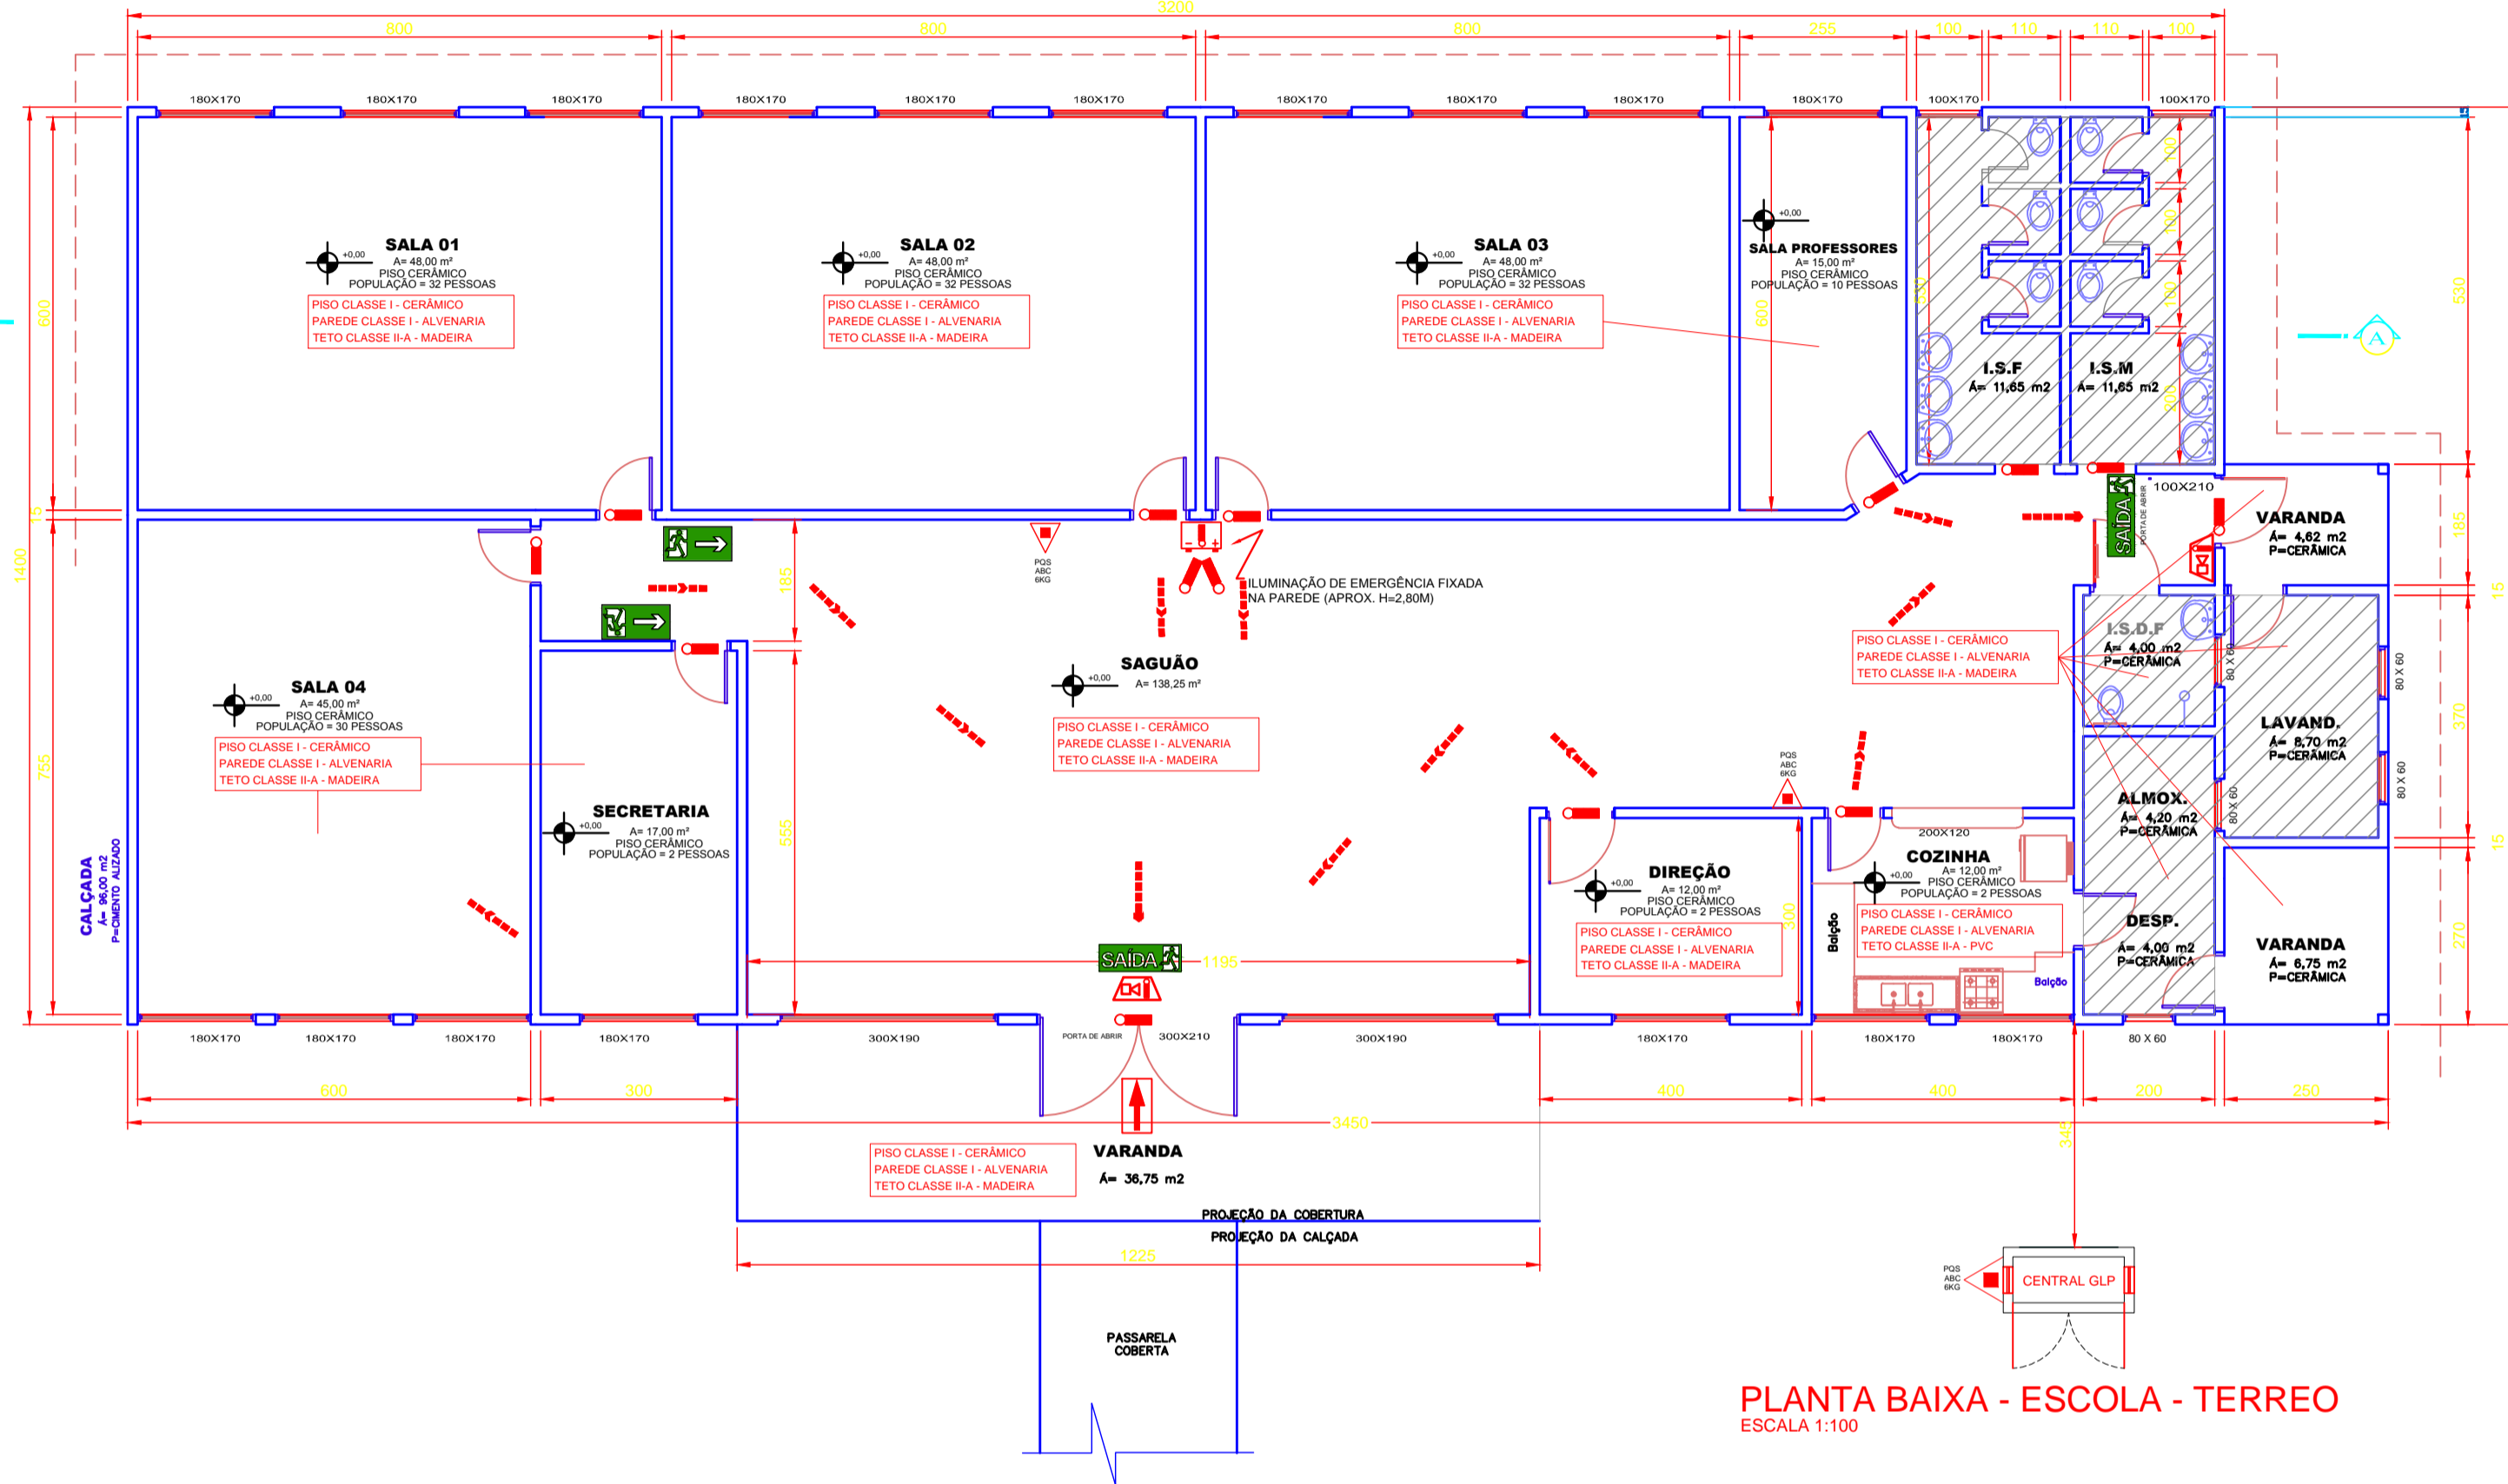


PLANTA BAIXA - ESCOLA - TERREO  
ESCALA 1:100

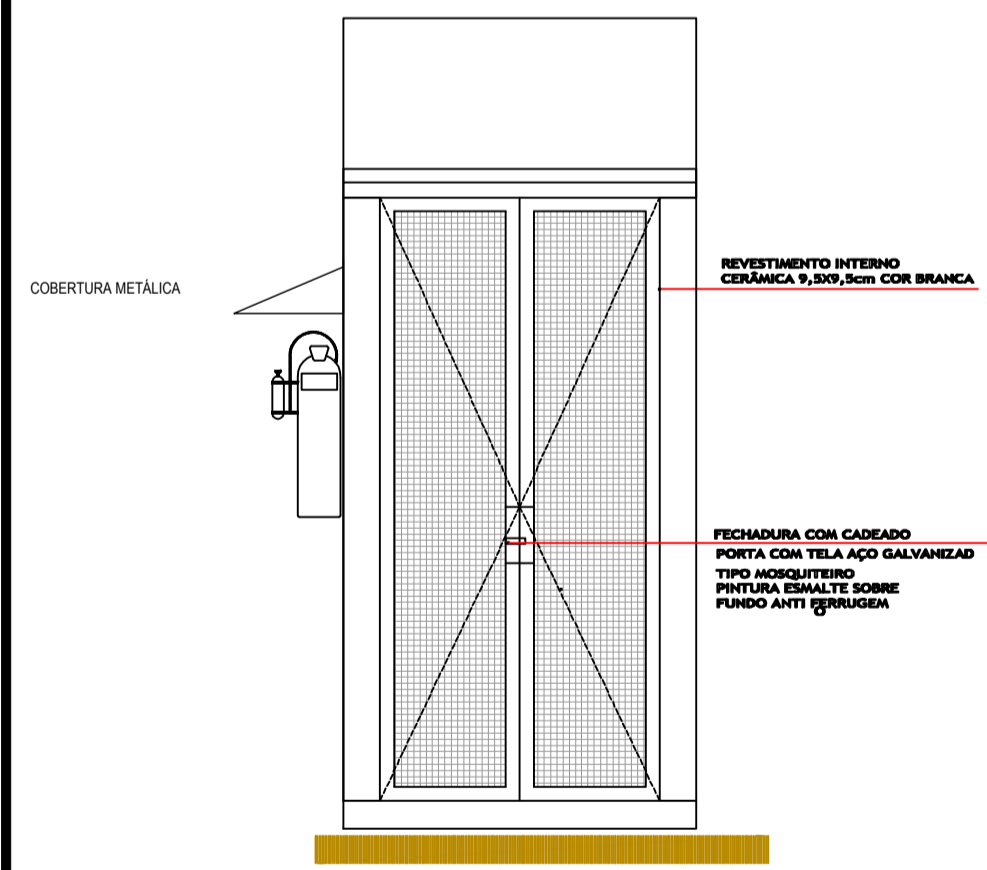


ELEVAÇÃO 01

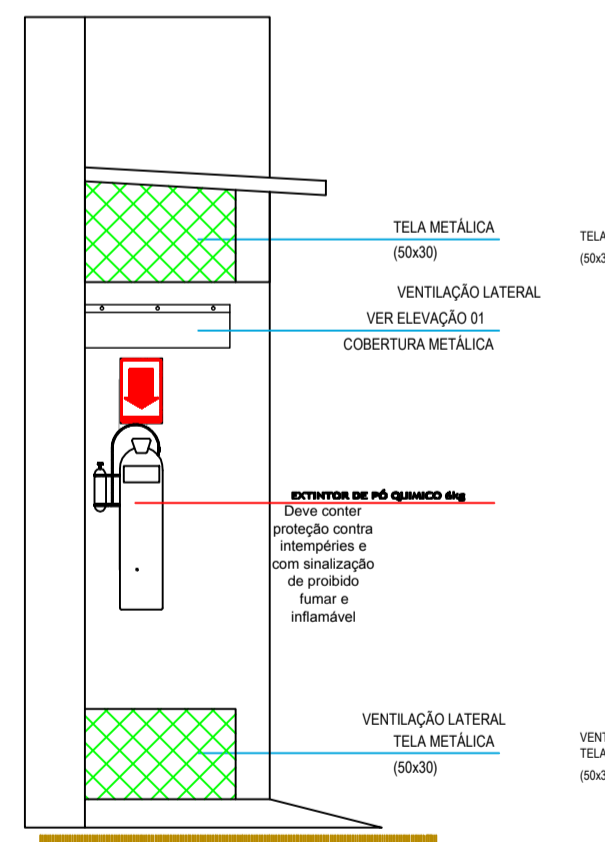

ELEVAÇÃO 02

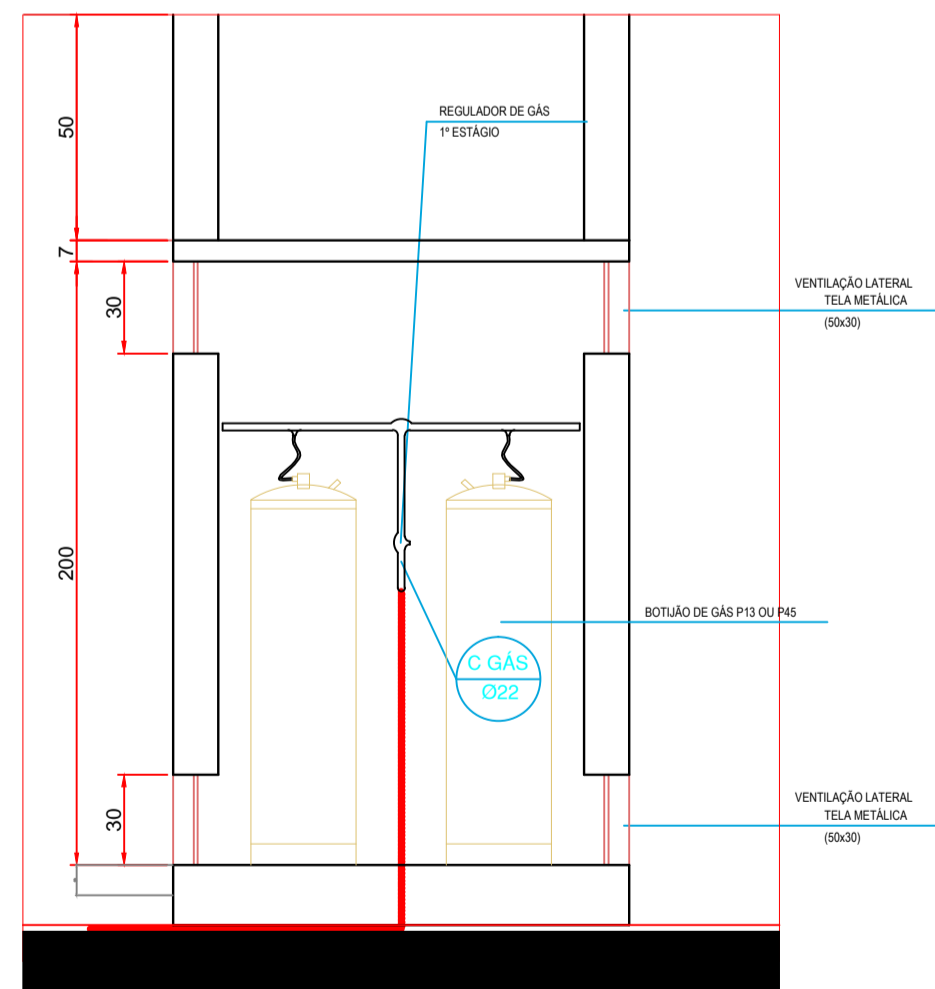


CORTE LONGIT.

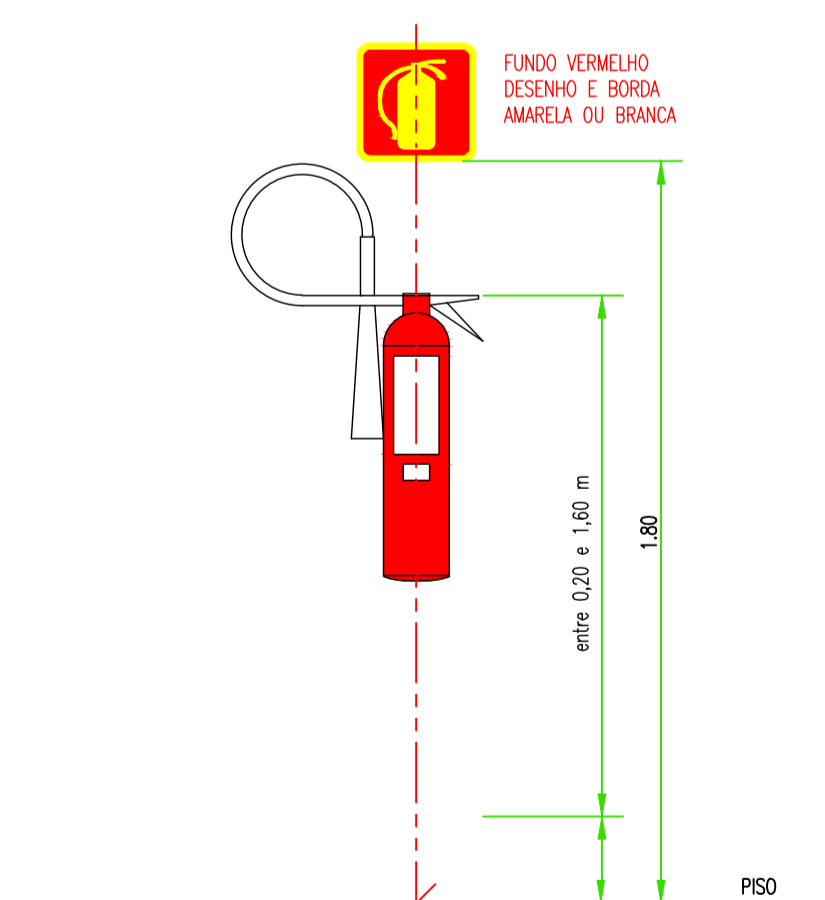


QUADRO VERMELHO BORDA AMARELA

DETALHE DA SINALIZAÇÃO AÉREA E DE SOLO E ALTURA MÁXIMA DOS EXTINTORES  
ESCALA: SEM ESCALA

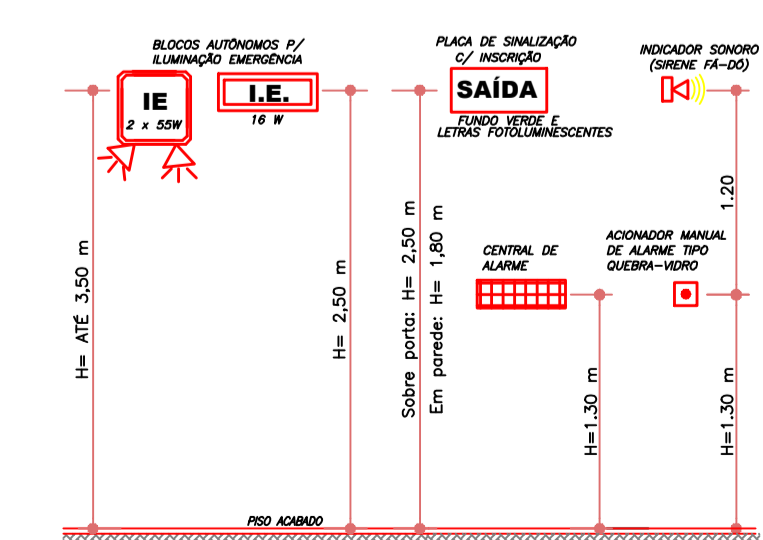


LEGENDA

	EXTINTOR PÓ QUÍMICO SECO A:B:C C/ CAP. EXT. 2A - 20B:C		DIREÇÃO DE FLUXO DA ROTA DE FUGA
	ILUMINAÇÃO DE EMERGÊNCIA BLOCO AUTÔNOMO		SAÍDA FINAL DA ROTA DE FUGA
	ILUMINAÇÃO DE EMERGÊNCIA TIPO FAROL DUPLO		INDICAÇÃO CLASSE REVESTIMENTOS
	BATERIA DO SISTEMA DE ILUMINAÇÃO DE EMERGÊNCIA		PLACA DE INDICAÇÃO DE SAÍDA DE EMERGÊNCIA
	ACESSO DE GUARNIÇÃO À EDIFICAÇÃO OU ÁREA DE RISCO		PLACA DE INDICAÇÃO DE SENTIDO SAÍDA DIREITA
	PLACA DE INDICAÇÃO DE SENTIDO SAÍDA ESQUERDA		

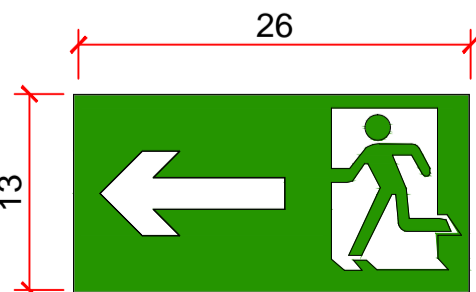

PLACA DE INDICAÇÃO DO SENTIDO SAÍDA ESQUERDA  
ESCALA: 1:15

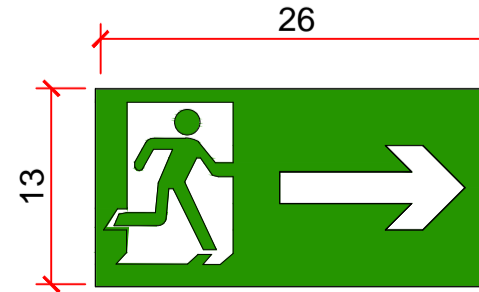

PLACA DE INDICAÇÃO DO SENTIDO SAÍDA DIREITA  
ESCALA: 1:15

Quadro resumo das medidas de segurança				
Saídas de emergência	Conforme a NPT 011			
Iluminação de emergência	Conforme a NPT 018			
Sinalização de emergência	Conforme a NPT 019			
Extintores de incêndio	Conforme a NPT 021			
Brigada de Incêndio	Conforme a NPT 017			
Classificação - CSCP				
Grupo	Ocupação	Divisão	Descrição	Exemplo
E	Educacional e Cultura Física	E-1	Escola em Geral	Escolas de Primeiro Grau
Carga de incêndio - NPT 014				
Ocupação/Use	Descrição	Divisão	C.I. MJ/m <sup>2</sup>	
Educacional e Cultura Física	Escola em Geral	E-1	300	
Classificação das edificações quanto à carga de incêndio				
Risco	C.I. MJ/m <sup>2</sup>			
Leve	300			
Controle de materiais de acabamento e revestimento				
Piso	Acabamento/revestimento	Classes I, II-A, III-A ou IV-A		
	Acabamento/revestimento	Classes I, II-A ou III-A <sub>10</sub>		
	Acabamento/revestimento	Classes I ou II-A		

HISTÓRICO DE ATUALIZAÇÃO/SUBSTITUIÇÃO DO PSCIP

Data	Discriminação da atualização/substituição	Nº do PSCIP

Obra/Endereço		
ESCOLA MUNICIPAL DO CAMPO SEVERINO DA SILVA - EIEF ASSENTAMENTO IRENO ALVES DOS SANTOS - ALTA FLORESTA - CEP 85.304-000		
Área	Ocupação	PARA USO DO CBMPR
469,37 m <sup>2</sup>	EDUCACIONAL E CULTURA FÍSICA - E1	
Prancha	Conteúdo da Prancha	
02/02	PLANTA BAIXA TERREO DETALHES	
Proprietário	PREFEITURA MUNICIPAL DE RIO BONITO DO IGUAÇU CNPJ 95.587.770/0001-99	
Escala	Responsável Técnico	Data
INDICADA	MARISTELA MAYER DOS SANTOS CREA PR 64294/D	MAIO-2016