

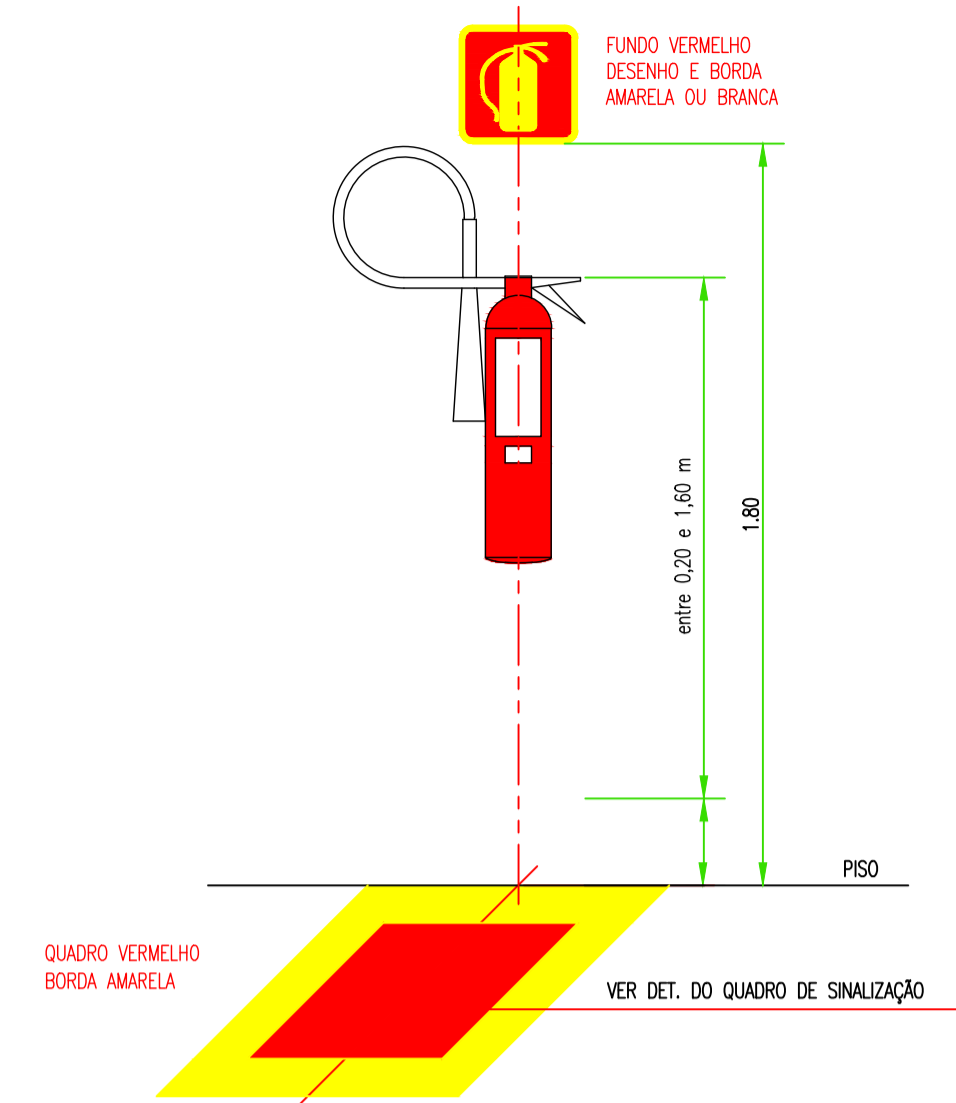


Quadro resumo das medidas de segurança				
Saídas de emergência	Conforme a NPT 011			
Iluminação de emergência	Conforme a NPT 018			
Sinalização de emergência	Conforme a NPT 019			
Extintores de incêndio	Conforme a NPT 021			
Brigada de Incêndio	Conforme a NPT 017			
Classificação - CSCP				
Grupo	Ocupação	Divisão	Descrição	Exemplo
E	Educacional e Cultura Física	E-1	Escola em Geral	Escolas de Primeiro Grau
Carga de incêndio - NPT 014				
Ocupação/Use	Descrição	Divisão	C.I. MJ/m ²	
Educacional e Cultura Física	Escola em Geral	E-1	300	
Classificação das edificações quanto à carga de incêndio				
Risco				C.I. MJ/m ²
Leve				300
Controle de materiais de acabamento e revestimento				
Piso	Acabamento/revestimento	Classes I, II-A, III-A ou IV-A		
Parede	Acabamento/revestimento	Classes I, II-A ou III-A ₁₀		
Teto ou Forro	Acabamento/revestimento	Classes I ou II-A		

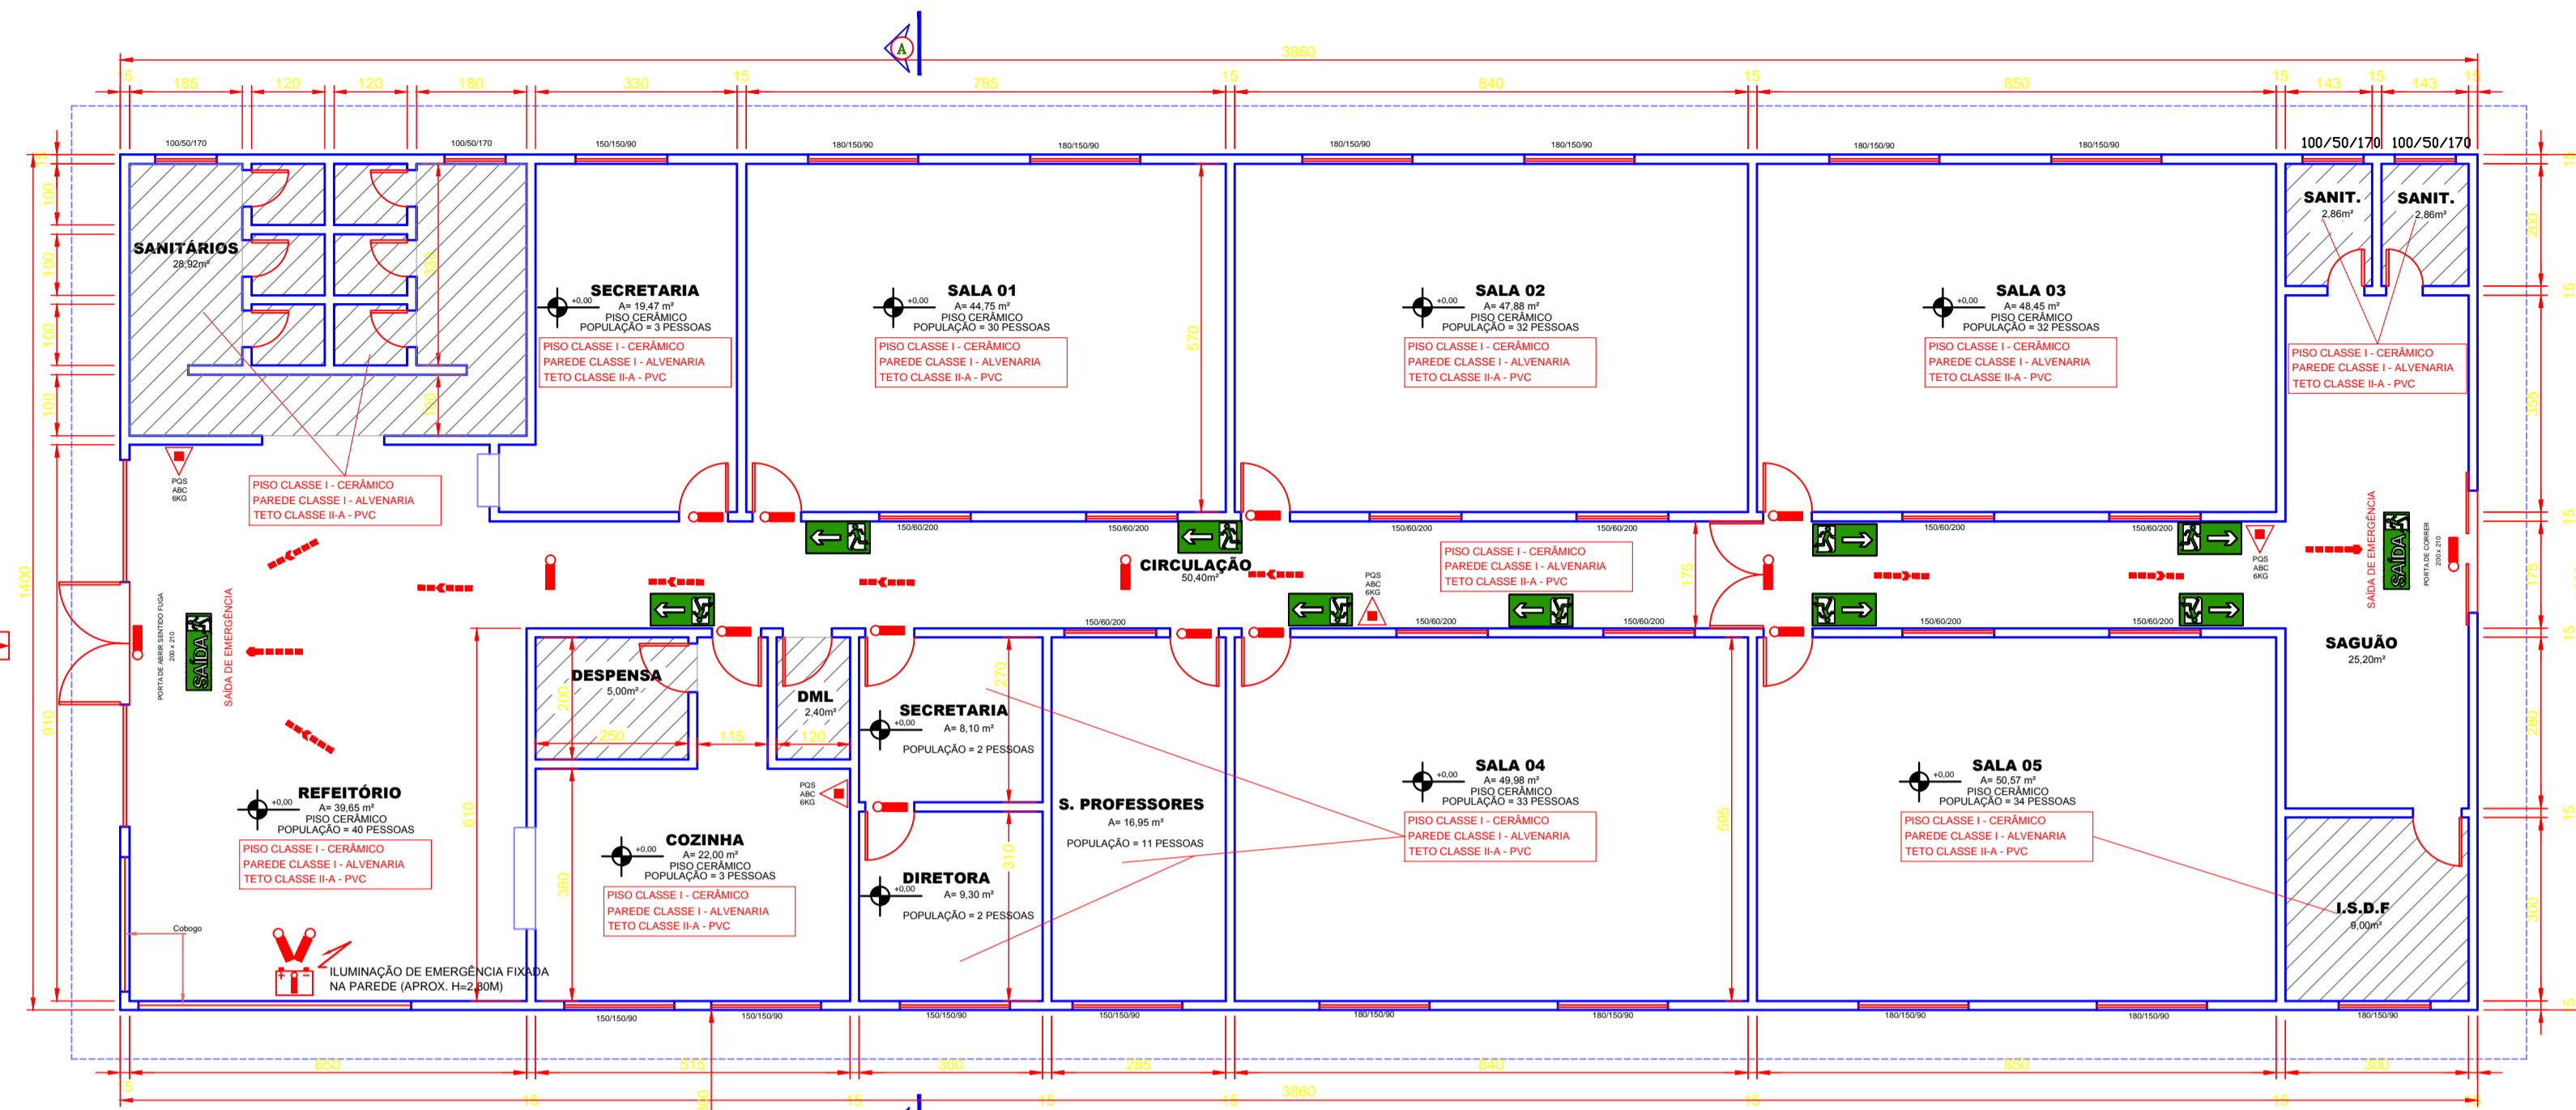


OBSERVAÇÃO:
A SINALIZAÇÃO DE SOLO SERÁ PREVISTA QUANDO O EXTINTOR FOR INSTALADO EM GARAGEM, ÁREA DE FABRICAÇÃO, DEPÓSITO E LOCAIS UTILIZADOS PARA MOVIMENTAÇÃO DE MERCADORIAS E DE GRANDE VAREJO.


DETALHE DA SINALIZAÇÃO AÉREA E DE SOLO
ESCALA: SEM ESCALA

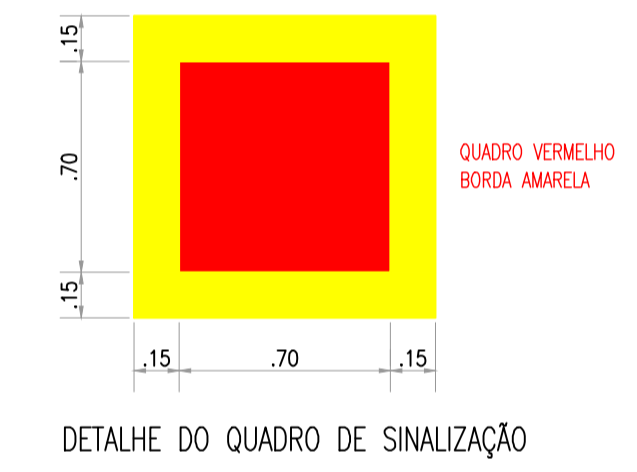


PLANTA BAIXA
ESCALA: 1/70
Área: 540,40m²

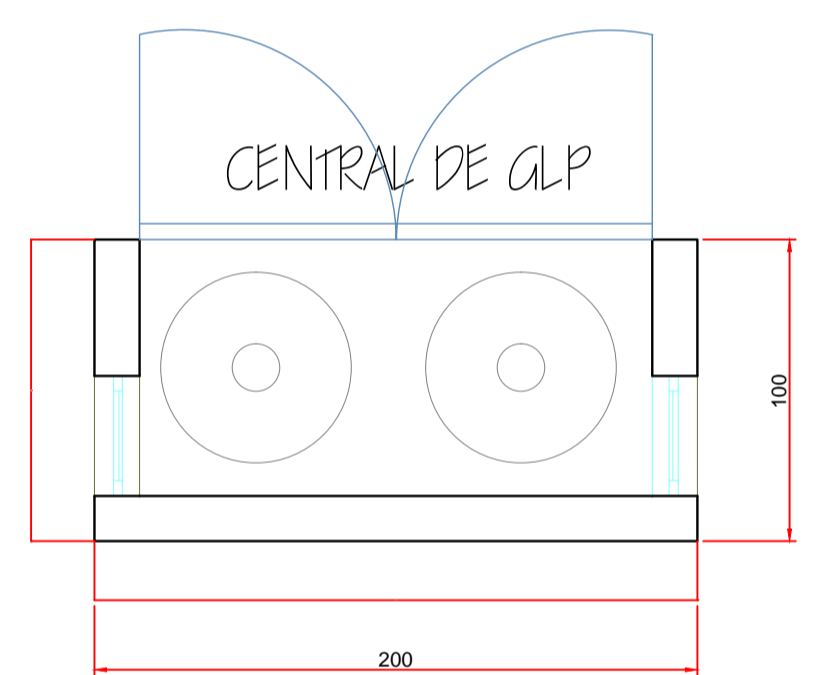


PLANTA BAIXA

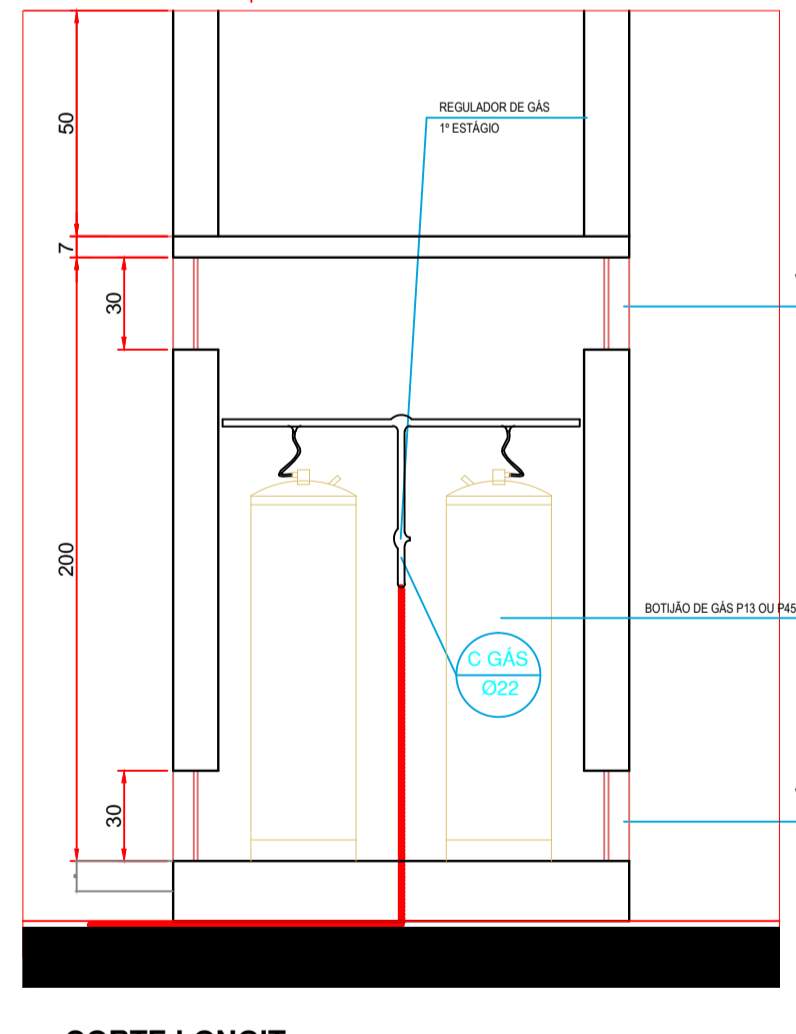


CORTE LONGIT.

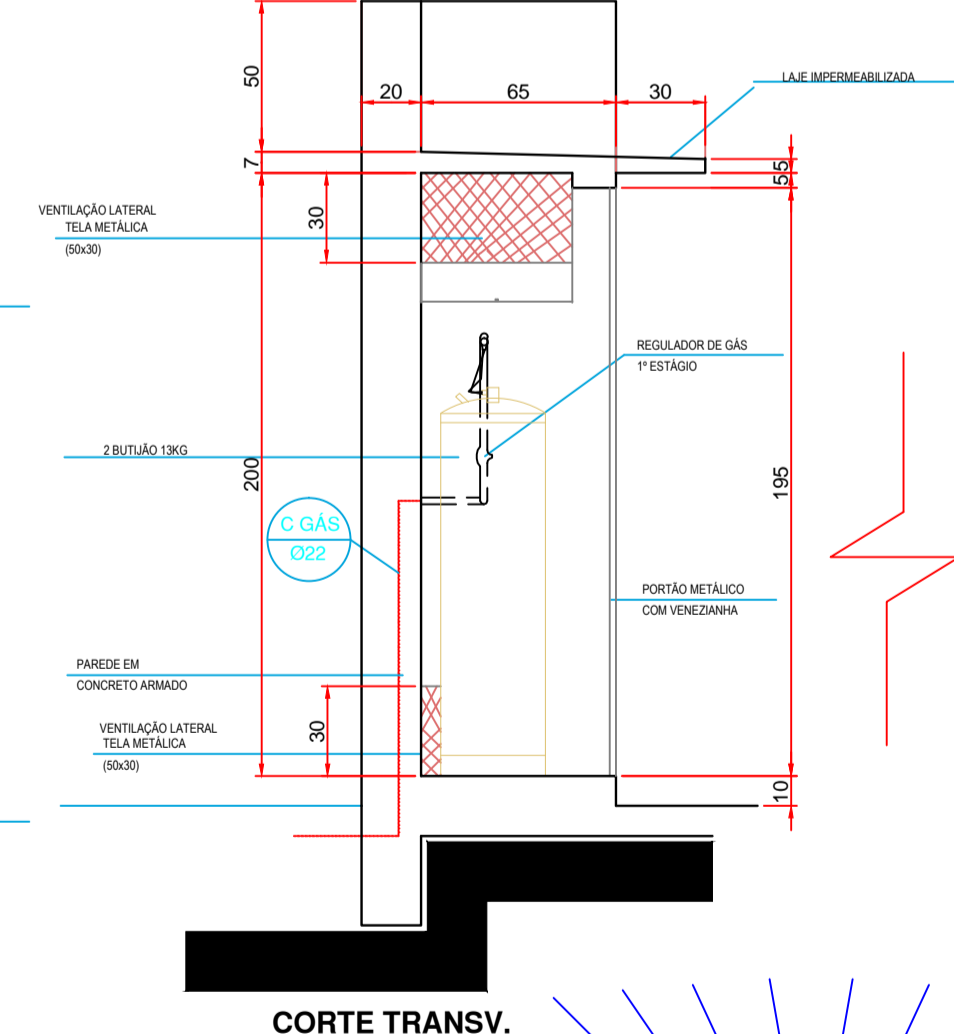

CORTE TRANSV.

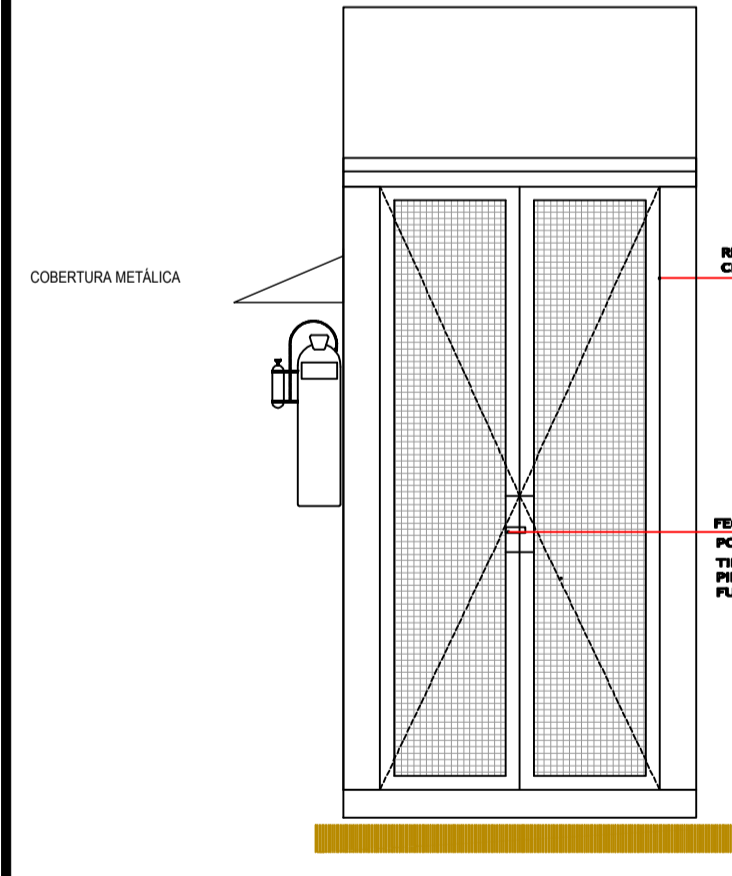


ELEVAÇÃO 01

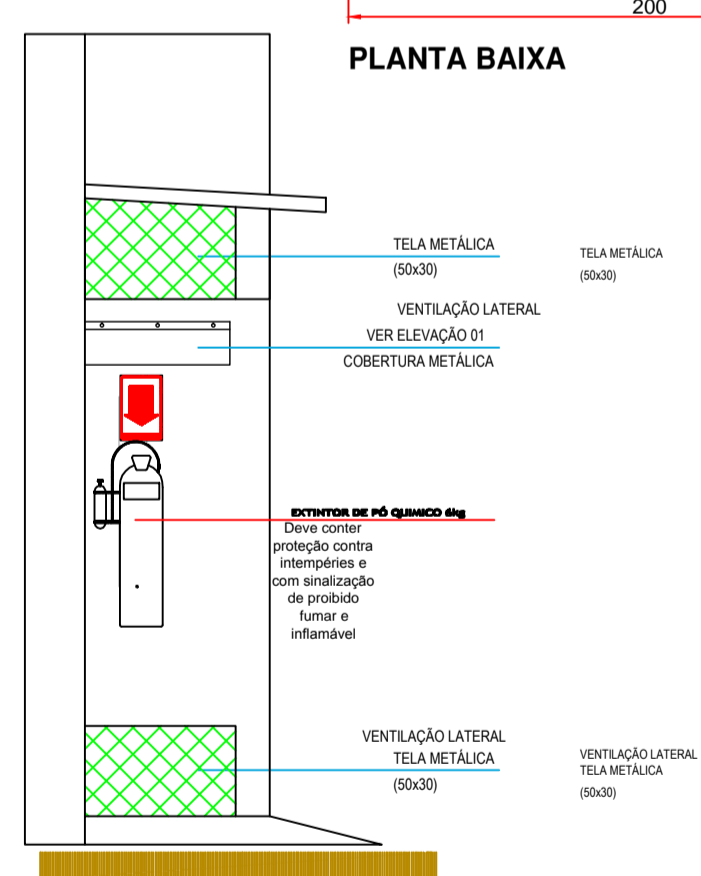


ELEVAÇÃO 02


LEGENDA	
	EXTINTOR PÓ QUÍMICO SECO A-B-C C/ CAP. EXT. 2A - 20B-C
	ILUMINAÇÃO DE EMERGÊNCIA BLOCO AUTÔNOMO
	ILUMINAÇÃO DE EMERGÊNCIA TIPO FAROL DUPLO
	BATERIA DO SISTEMA DE ILUMINAÇÃO DE EMERGÊNCIA
	ACESSO DE GUARNIÇÃO À EDIFICAÇÃO OU ÁREA DE RISCO
	PLACA DE INDICAÇÃO DE SENTIDO SAÍDA ESQUERDA
	PLACA DE INDICAÇÃO DE SENTIDO SAÍDA DIREITA
	DIREÇÃO DE FLUXO DA ROTA DE FUGA
	SAÍDA FINAL DA ROTA DE FUGA
	INDICAÇÃO CLASSE REVESTIMENTOS
	PLACA DE INDICAÇÃO DE SAÍDA DE EMERGÊNCIA
	PLACA DE INDICAÇÃO DE SENTIDO SAÍDA DIREITA
	PLACA DE INDICAÇÃO DE SENTIDO SAÍDA ESQUERDA

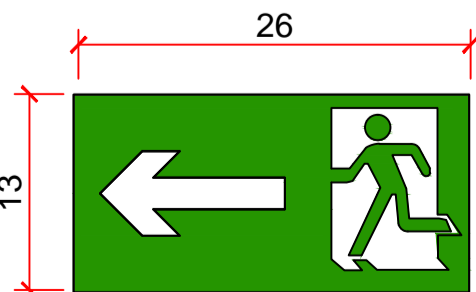


PLACA DE INDICAÇÃO DO SENTIDO SAÍDA ESQUERDA
ESCALA: 1:15

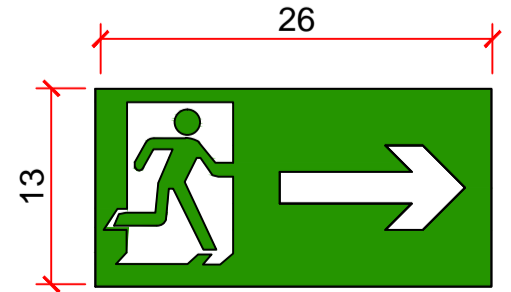

PLACA DE INDICAÇÃO DO SENTIDO SAÍDA DIREITA
ESCALA: 1:15

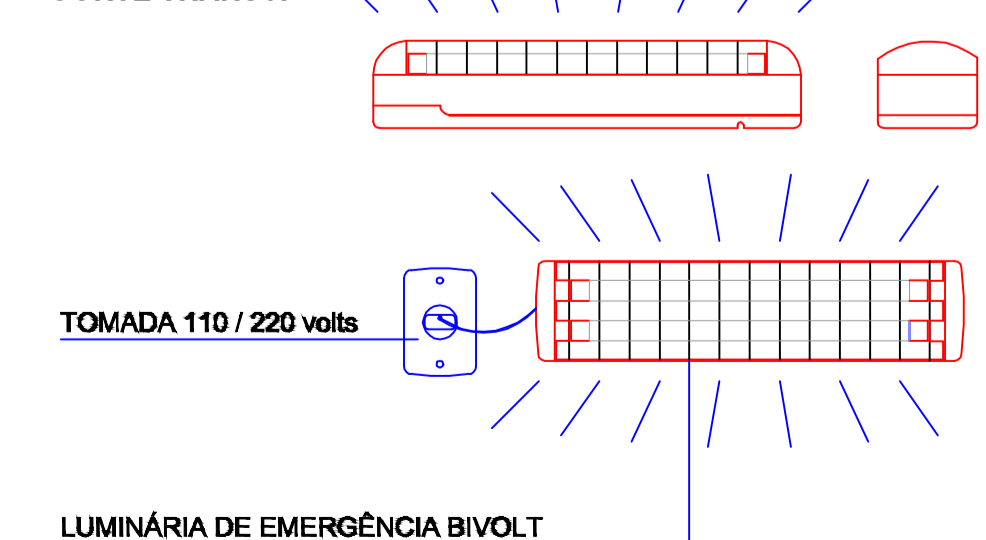

DETALHE - ILUMINAÇÃO DE EMERG. S/ESC.

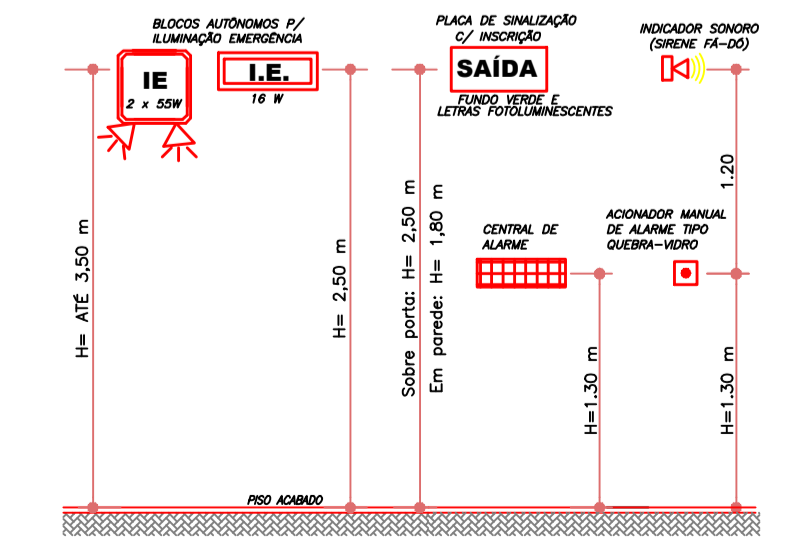

HISTÓRICO DE ATUALIZAÇÃO/SUBSTITUIÇÃO DO PSCP		
Data	Discriminação da atualização/substituição	Nº do PSCP
Obra/Endereço		
ESCOLA MUNICIPAL DO CAMPO VANDERLEI DAS NEVES - EIEF ASSENTAMENTO IRENO ALVES DOS SANTOS - SEDE - CEP 85.340-00		
Área	540,40 m ²	PARA USO DO CBMPR
Ocupação	ESCOLA EM GERAL - E-1	
Prancha	02 / 02 Conteúdo da Prancha PLANTA BAIXA TERREO DETALHES	
Proprietário	PREFEITURA MUNICIPAL DE RIO BONITO DO IGUAÇU CNPJ 95.587.770/0001-99	
Escala	Responsável Técnico MARISTELA MAYER DOS SANTOS CREA PR 64294/D	Data
INDICADA		MAIO-2016