



VESTIÁRIO - PLANTA BAIXA

ESCALA 1:50

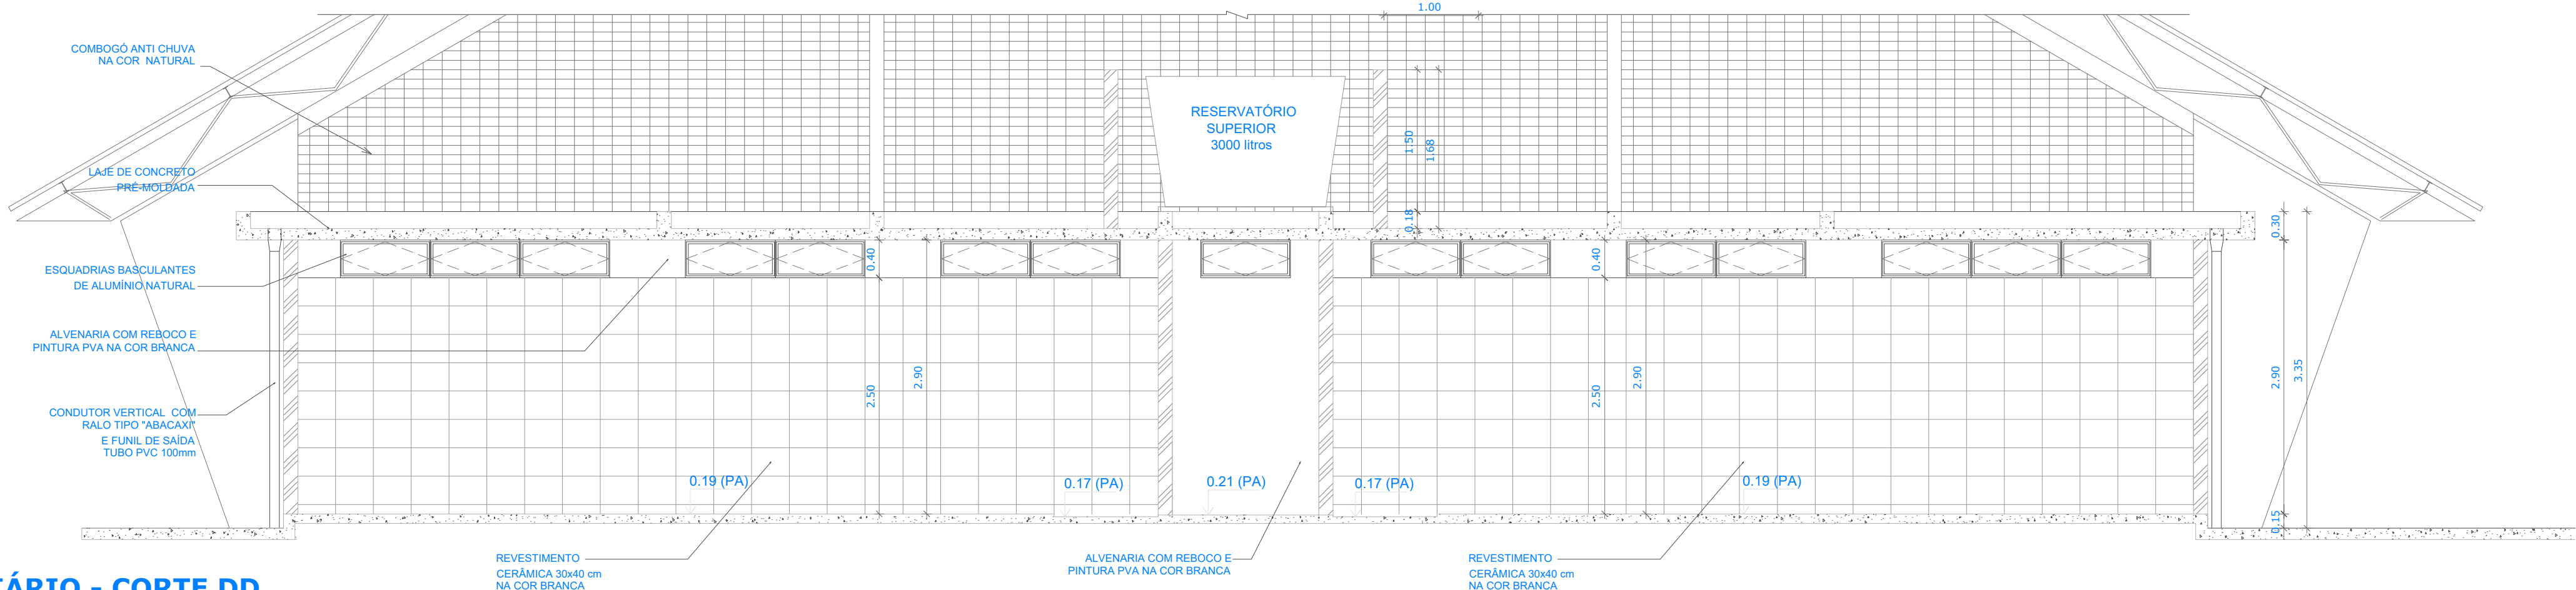


VESTIÁRIO - CORTE DD

ESCALA 1:50

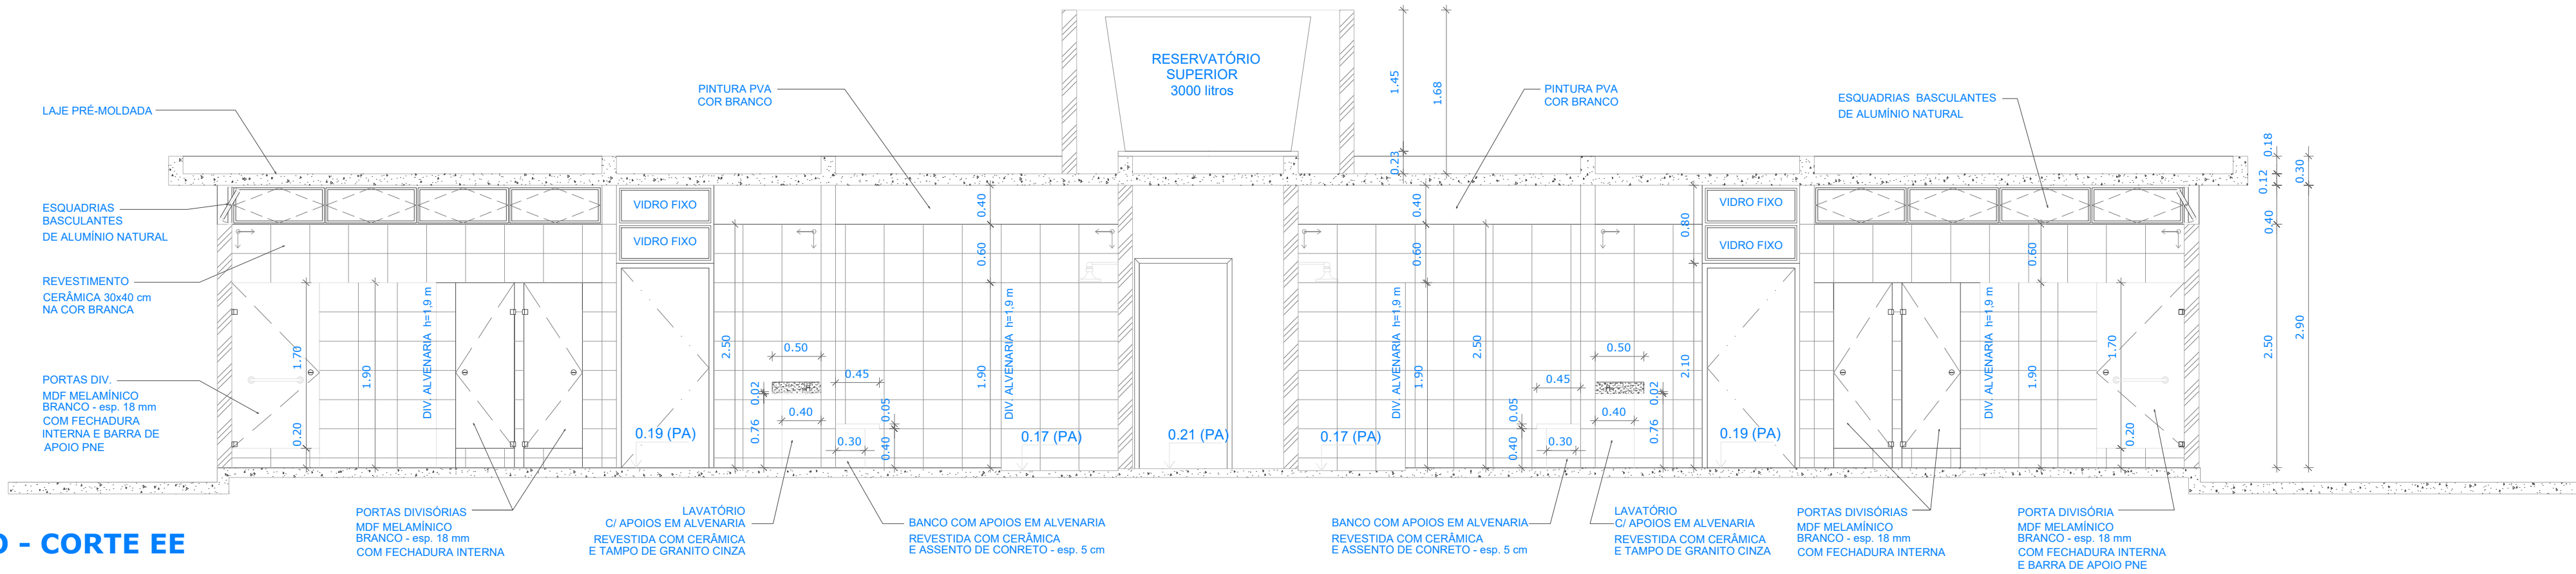


VESTIÁRIO - CORTE EE

ESCALA 1:50

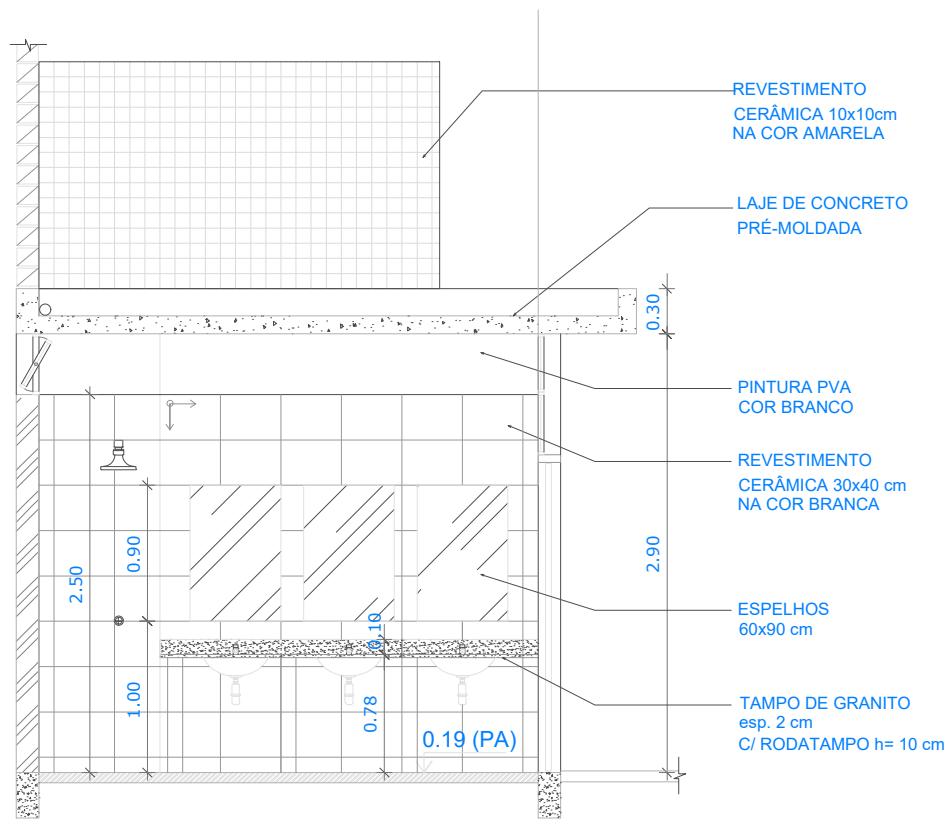


VESTIÁRIO: VISTA A

ESCALA 1:50

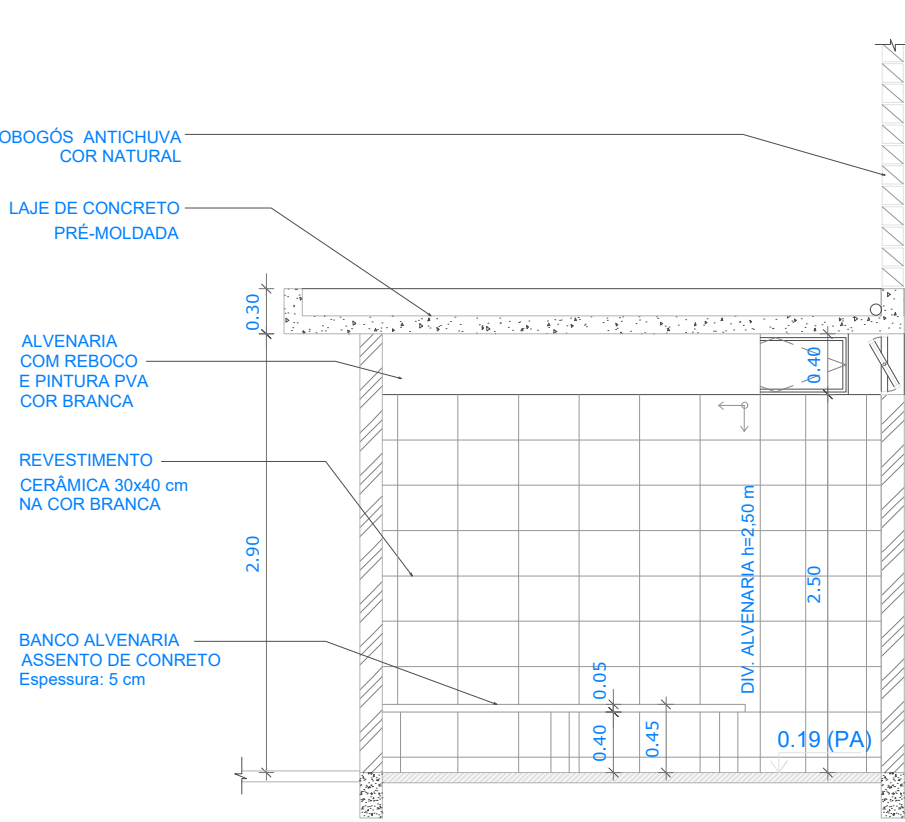


VESTIÁRIO: VISTA B

ESCALA 1:50

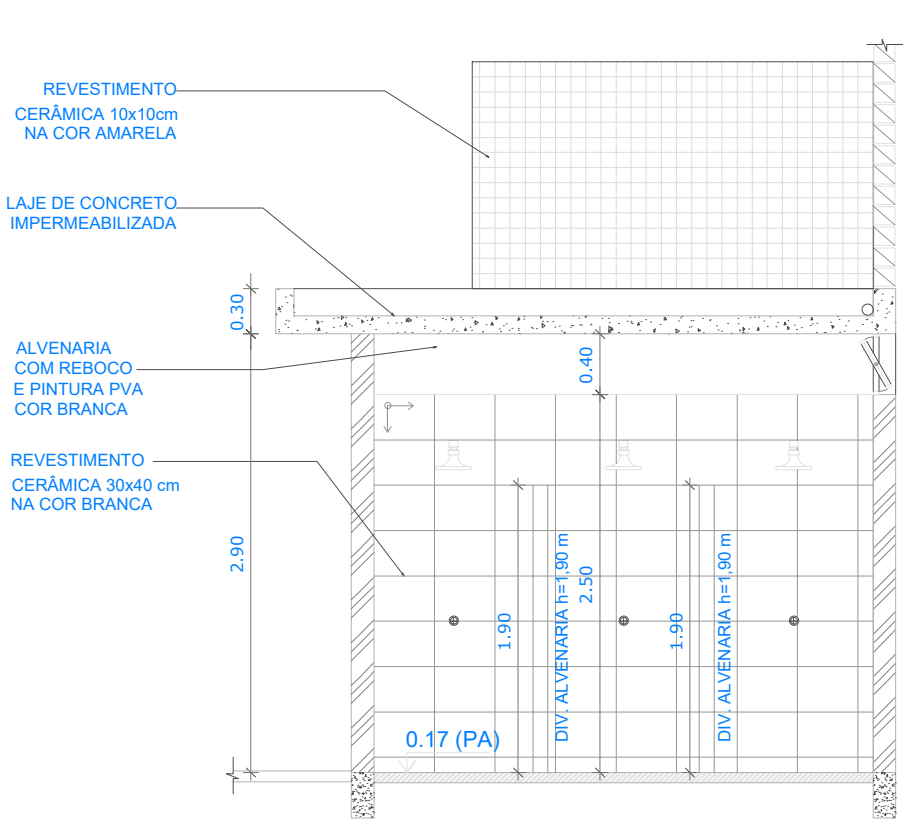

VESTIÁRIO: VISTA C

ESCALA 1:50

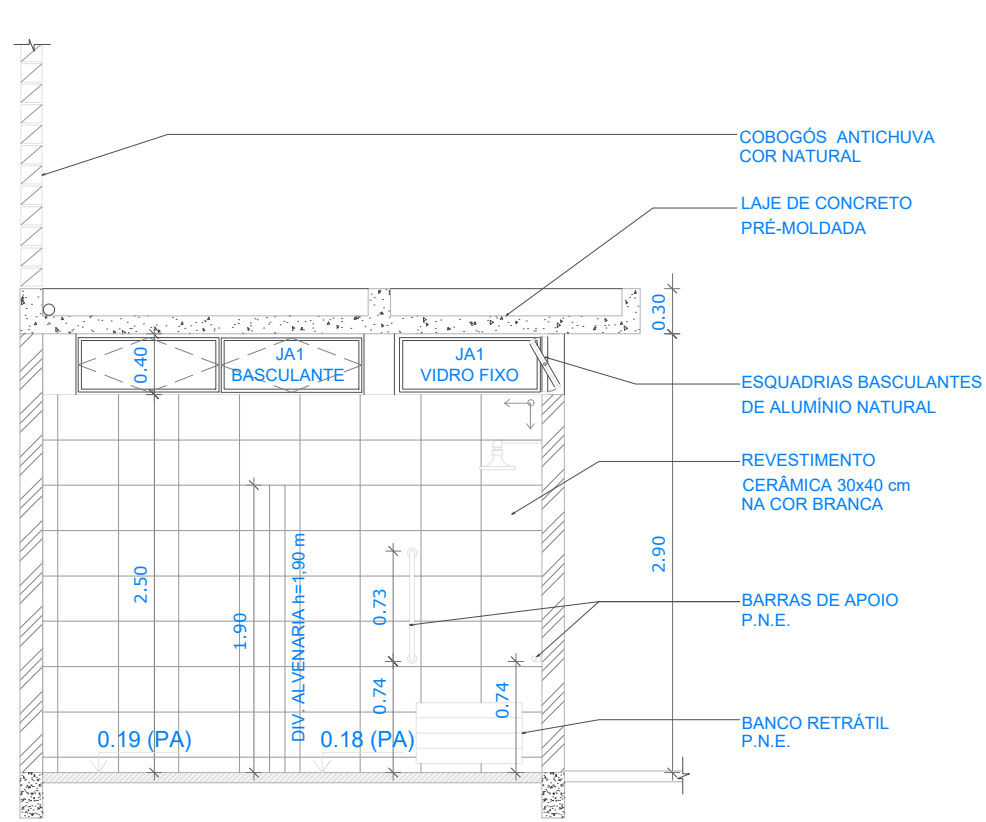

VESTIÁRIO: VISTA D

ESCALA 1:50

PROJETO PADRÃO - FNDE

MUNICÍPIO — UF: \_\_\_\_\_

PROPRIETÁRIO: \_\_\_\_\_

ENDEREÇO: \_\_\_\_\_

PROPRIETÁRIO: \_\_\_\_\_

RESP. TÉCNICO  
ENIO AUGUSTO SIQUEIRA DA LUZ

CREA  
CREA -PR 219227/D

DLFO \_\_\_\_\_

CREA \_\_\_\_\_

RA \_\_\_\_\_

OBSERVAÇÕES: \_\_\_\_\_

QUADRA COBERTA COM VESTIÁRIO  
PROJETO ARQUITETÔNICO

|   |  |   |
|---|--|---|
| COORDENAÇÃO<br>CGEST - Coordenação<br>Geral de Infraestrutura<br>Educatonal | VESTIÁRIO<br>PLANTA BAIXA, VISTAS E CORTES | ARQ   |
| FORMATO<br>A1 (841 X 594)   | REVISÃO<br>R.00<br>R.00<br>R.00            | ESCALA<br>1/50<br>DATA EMISSÃO<br>DEZEMBRO/2014 |
|   |  | PRANCHA<br>03/05                                |